

ESTA MEDIDA DE SEGURANÇA FOI DIMENSIONADA ATENDENDO.
NORMA: NTCB Nº 13/2020 - CORPO DE BOMBEIROS MILITAR DO
ESTADO DE MATO GROSSO
SAÍDA DE EMERGÊNCIA.

6.3 SAÍDAS DE EMERGÊNCIA

Complexo de Turismo		
Divisão		D-1
Altura		Um pavimento
Tabela 1	Acesso e descarga	100
	Escadas e rampas	75
Tabela 2	Portas	100
Tabela 3	Existente	12m
Tipo de Escada		Não se aplica
Quantidade de Saídas Existentes		3
População Total		30 pessoas

Complexo de Turismo			
Pavimento Único - Descrição - Divisão D-1 - Uma pessoa por 7m² de área.			
Área computada (m²)	População	Capacidade da unidade de passagem - C	Metragem das saídas Existentes
208,24	208,24/7 = 30 pessoas	100	0,30 x 0,55 = 0,16m 1 porta de 0,80m 2 portas de 2,00m = 4,80m

ESTA MEDIDA DE SEGURANÇA FOI DIMENSIONADA ATENDENDO.
NORMA: NTCB Nº 18/2020 - CORPO DE BOMBEIROS MILITAR DO
ESTADO DE MATO GROSSO
SISTEMA DE PROTEÇÃO POR EXTINTORES DE INCÊNDIO.

6.4 EXTINTORES

Tipo	PQS	H ₂ O	CO ₂	(outro agente)
Peso (kg ou L)	6Kg	10L	6Kg	Não se aplica
Capacidade extintora	2A:10B:C	2A	2B	Não se aplica
Distância máxima a percorrer (m)	20m	20m	20m	Não se aplica
Altura de instalação (m)	1,60m	1,60m	1,60m	Não se aplica

ESTA MEDIDA DE SEGURANÇA FOI DIMENSIONADA ATENDENDO.
NORMA: NTCB Nº 15/2020 - CORPO DE BOMBEIROS MILITAR DO
ESTADO DE MATO GROSSO
SINALIZAÇÃO DE EMERGÊNCIA.

6.5 SINALIZAÇÃO DE EMERGÊNCIA

TIPO	Sinalização (Básica)		
	Forma	Cor do fundo	Cor do símbolo
Orientação e Salvamento	Retangular	Verde	Fotoluminescente
	Distância de visualização (m)	Lado, altura ou diâmetro (m)	Altura de instalação (m)
	6	95 x 190	2,00


TIPO	Sinalização (Básica)		
	Forma	Cor do fundo	Cor do símbolo
Equipamentos	Quadrado	Vermelho	Fotoluminescente
	Distância de visualização (m)	Lado, altura ou diâmetro (m)	Altura de instalação (m)
	6	134 x 134	1,80

ESTA MEDIDA DE SEGURANÇA FOI DIMENSIONADA ATENDENDO.
NORMA: NTCB Nº 16/2020 - CORPO DE BOMBEIROS MILITAR DO
ESTADO DE MATO GROSSO






SISTEMA DE ILUMINAÇÃO DE EMERGÊNCIA

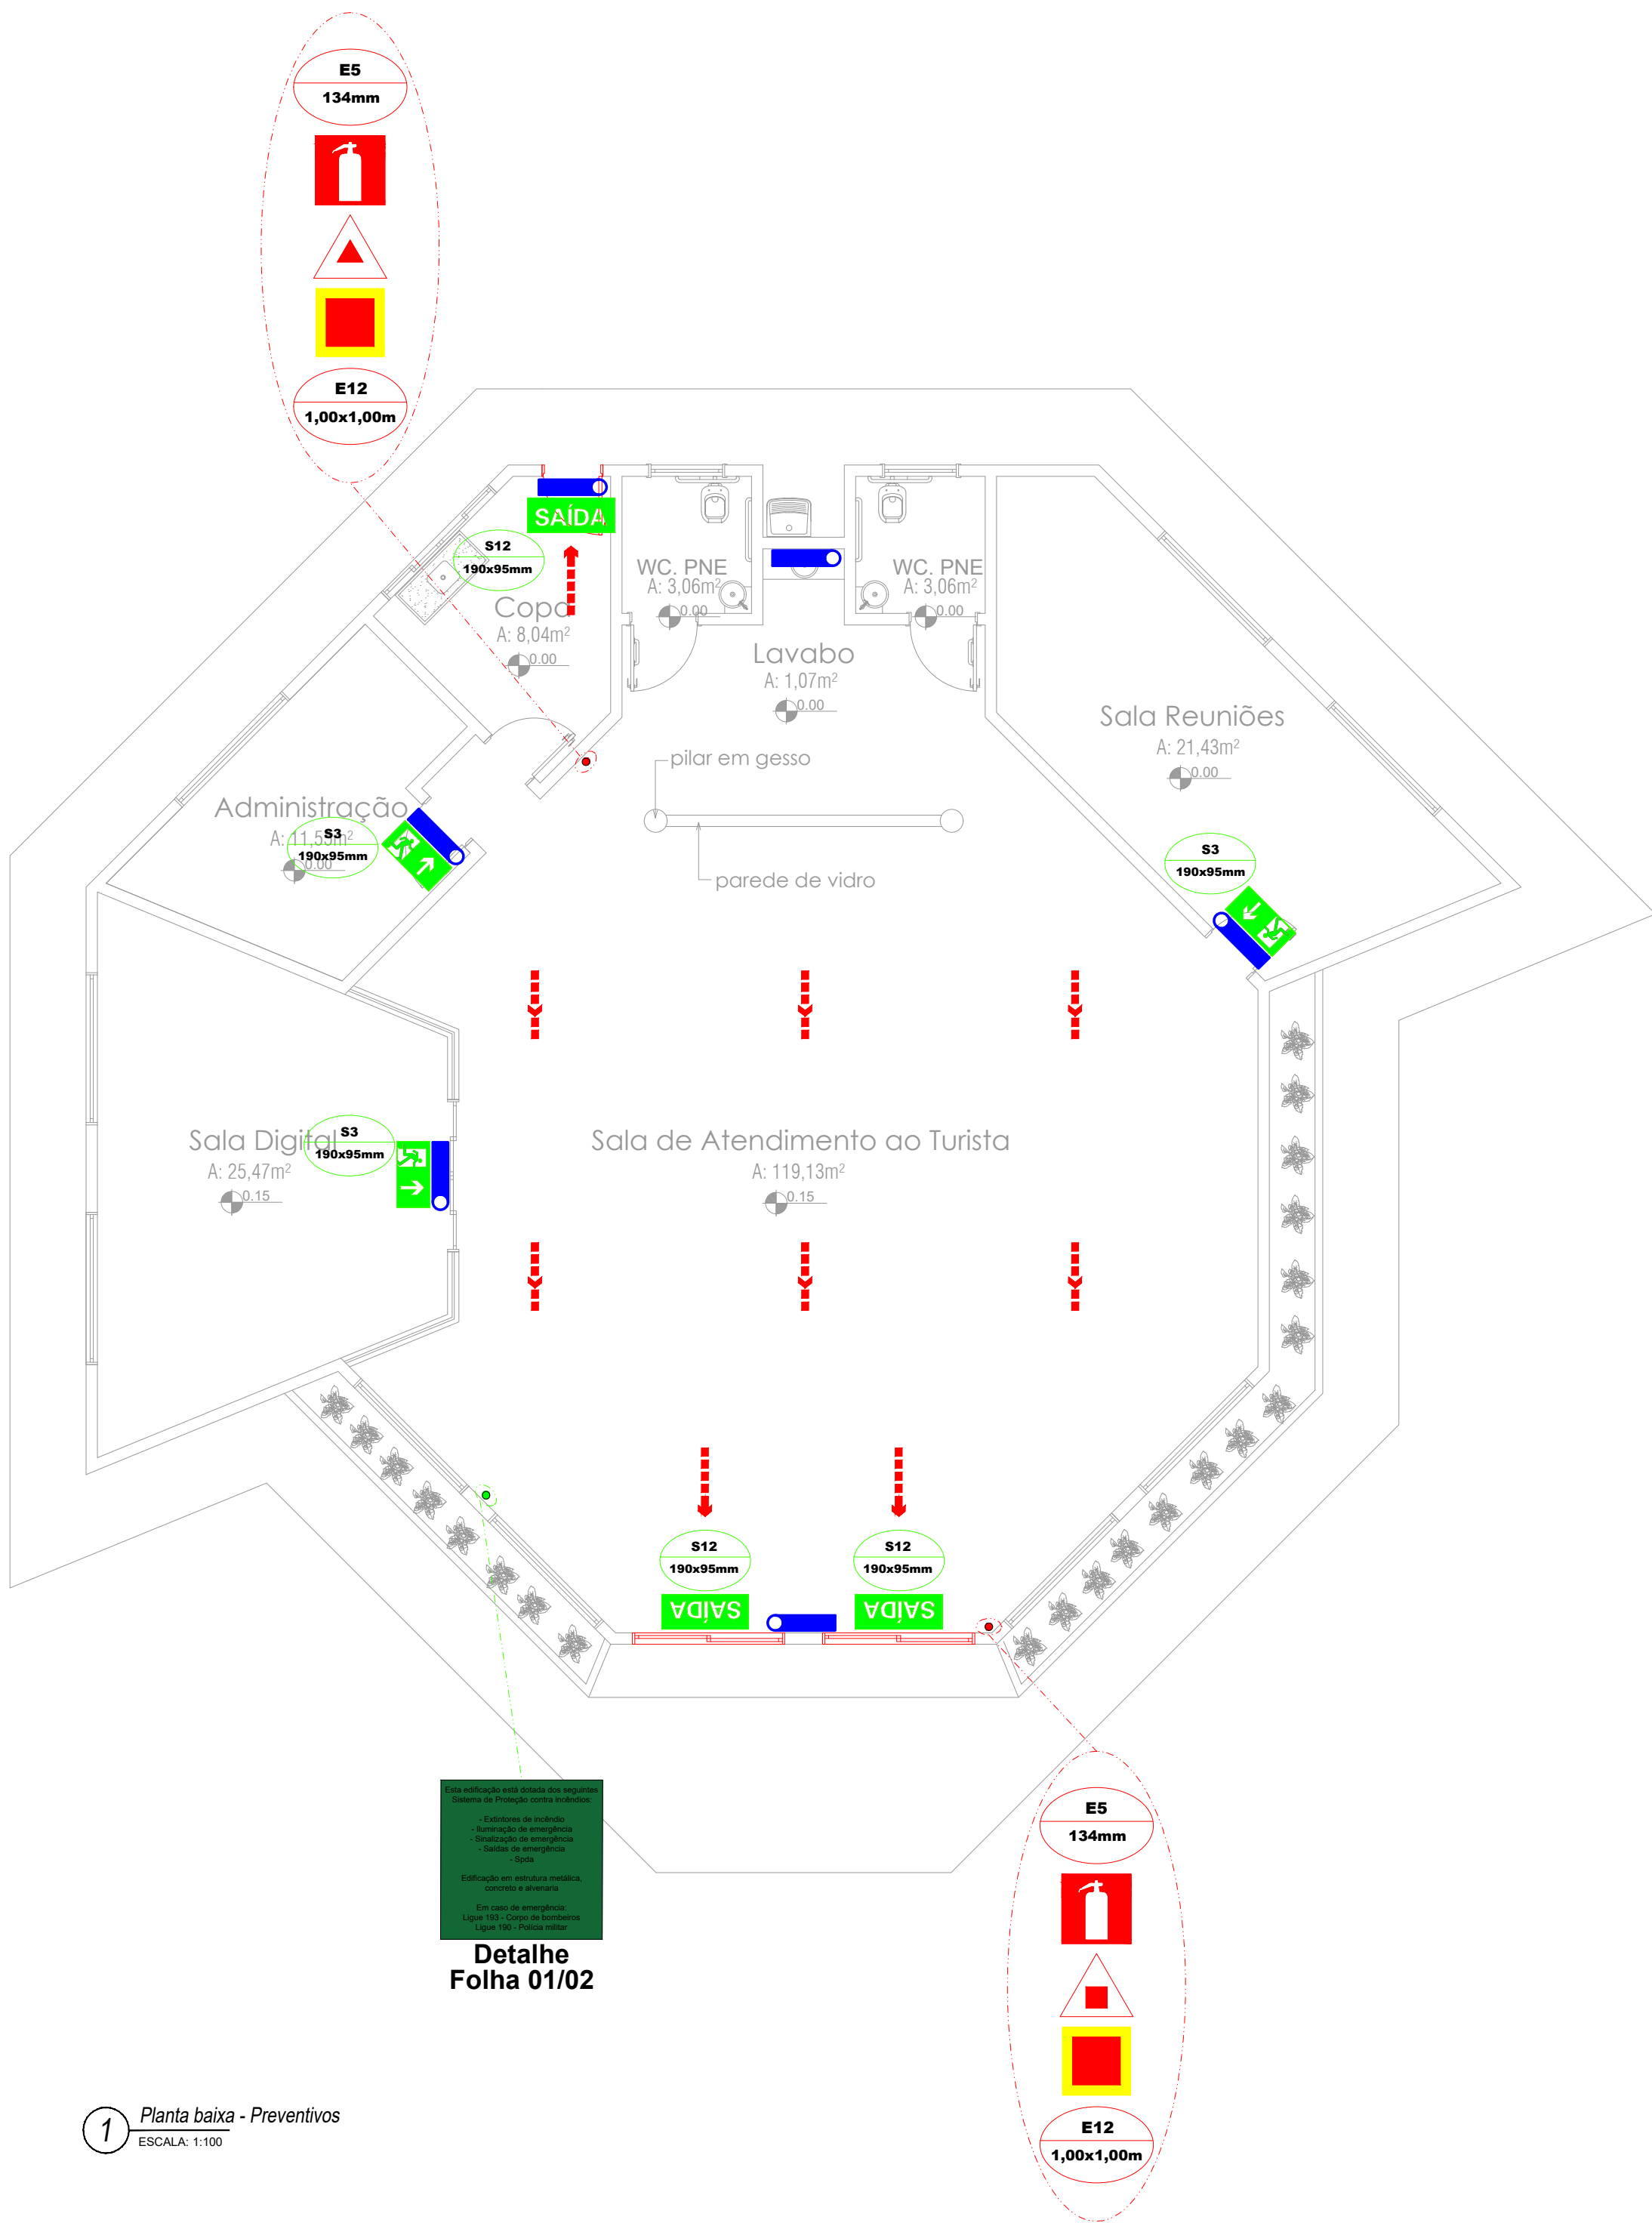





6.6 ILUMINAÇÃO DE EMERGÊNCIA

ENQUADRAMENTO	
Tipo de sistema	Conjunto de Blocos Autônomos
Autonomia do sistema	6 Horas
Altura de instalação	2,50m
Distância entre os pontos	10,00m



1 Planta baixa - Preventivos
ESCALA: 1:100

LEGENDA DE SINALIZAÇÃO			QTD.
Dimensões para distância máxima de visibilidade = 6,00m			
	S3 190x95mm	SAÍDA DE EMERGÊNCIA: Indicação de uma saída de emergência e seta afivada acima da porta, para indicar o seu acesso.	03
	S12 190x95mm	SAÍDA DE EMERGÊNCIA: Indicação da saída de emergência, com ou sem complementação do pictograma fotoluminescente (seta ou imagem, ou ambos)	03
	E5 134mm	EXTINTOR DE INCÊNDIO: Indicação de localização dos extintores de incêndio	02
	E12 1,00x1,00m	SINALIZAÇÃO DE SOLO PARA EQUIPAMENTOS DE COMBATE A INCÊNDIO (HIDRANTES E EXTINTORES): Usado para indicar a localização dos equipamentos de combate a incêndio e alarme, para evitar a sua obstrução	02
	M1 134mm	INDICAÇÃO DOS SISTEMAS DE PROTEÇÃO CONTRA INCÊNDIO EXISTENTES NA EDIFICAÇÃO: Na entrada principal da edificação.	01

LEGENDA - Símbolos gráficos para projeto			QTD.
	EXTINTOR PORTÁTIL DE CARGA D'ÁGUA - 10L		00
	EXTINTOR PORTÁTIL DE DIÓXIDO DE CARBONO (CO2) - 6kg		01
	EXTINTOR PORTÁTIL DE PÓ ABC - 6kg		01
	PONTO DE ILUMINAÇÃO DE EMERGÊNCIA, 30 LED'S, AUTONOMIA 6 HORAS (PAREDE)		06
	DIREÇÃO DO FLUXO DA ROTA DE FUGA		00
	SAÍDA FINAL DA ROTA DE FUGA		00

Espaço reservado para uso do CBM/MT:

PROJETO DE SEGURANÇA CONTRA INCÊNDIO E PÂNICO

(X) NOVO () ATUALIZAÇÃO DO PSCP Nº: () SUBSTITUIÇÃO DO PSCP Nº:

ASSOCIAÇÃO MATO-GROSSENSE DOS MUNICÍPIOS
COORDENAÇÃO DE PROJETOS

SITE: www.amm.org.br
E-MAIL: centraldeprojetosamm@gmail.com

ADM. NEURILAN FRAGA

TÍTULO DO DESENHO:	SAÍDAS DE EMERGÊNCIA, SINALIZAÇÃO DE EMERGÊNCIA, EXTINTORES, ILUMINAÇÃO DE EMERGÊNCIA
OCUPAÇÃO:	SERVIÇO PROFISSIONAL, DIVISÃO: D-1, DESCRIÇÃO: LOCAL PARA PRESTAÇÃO DE SERVIÇO PROFISSIONAL OU CONDUÇÃO DE NEGÓCIOS
RAZÃO SOCIAL:	PREFEITURA MUNICIPAL DE NOBRES-MT
NOME FANTASIA:	COMPLEXO DE TURISMO ESPORTE E LAZER - ESPAÇO DO TURISTA
CNPJ:	03.424.272/0001-07
ENDEREÇO:	DISTRITO DE BOM JARDIM, NOBRES-MT
RESPONSÁVEL TÉCNICO:	

VIVIAN M. DRUMMOND PINHEIRO TEIXEIRA
Eng. Civil/Seg. do Trabalho
CREA: 1215067275

DATA DE ENTREGA:
26/01/2021

ESCALA:
INDICADA

REVISÃO:
1ª - 00/00/0000

PRANCHA:

INC 02 / 02